


4
ORIENTACJA



LEGENDA:

- linie kablowe nN instalacji wewnętrznych obiektu
- projektowane przyłącze kanalizacji sanitarnej
- projektowane przyłącze kanalizacji tłocznej
- projektowane przyłącze wodociągowe DN63
- projektowane przyłącze kanalizacji deszczowej
- Istniejąca część budynku MDK
- przebudowa i zmiana sposobu użytkowania

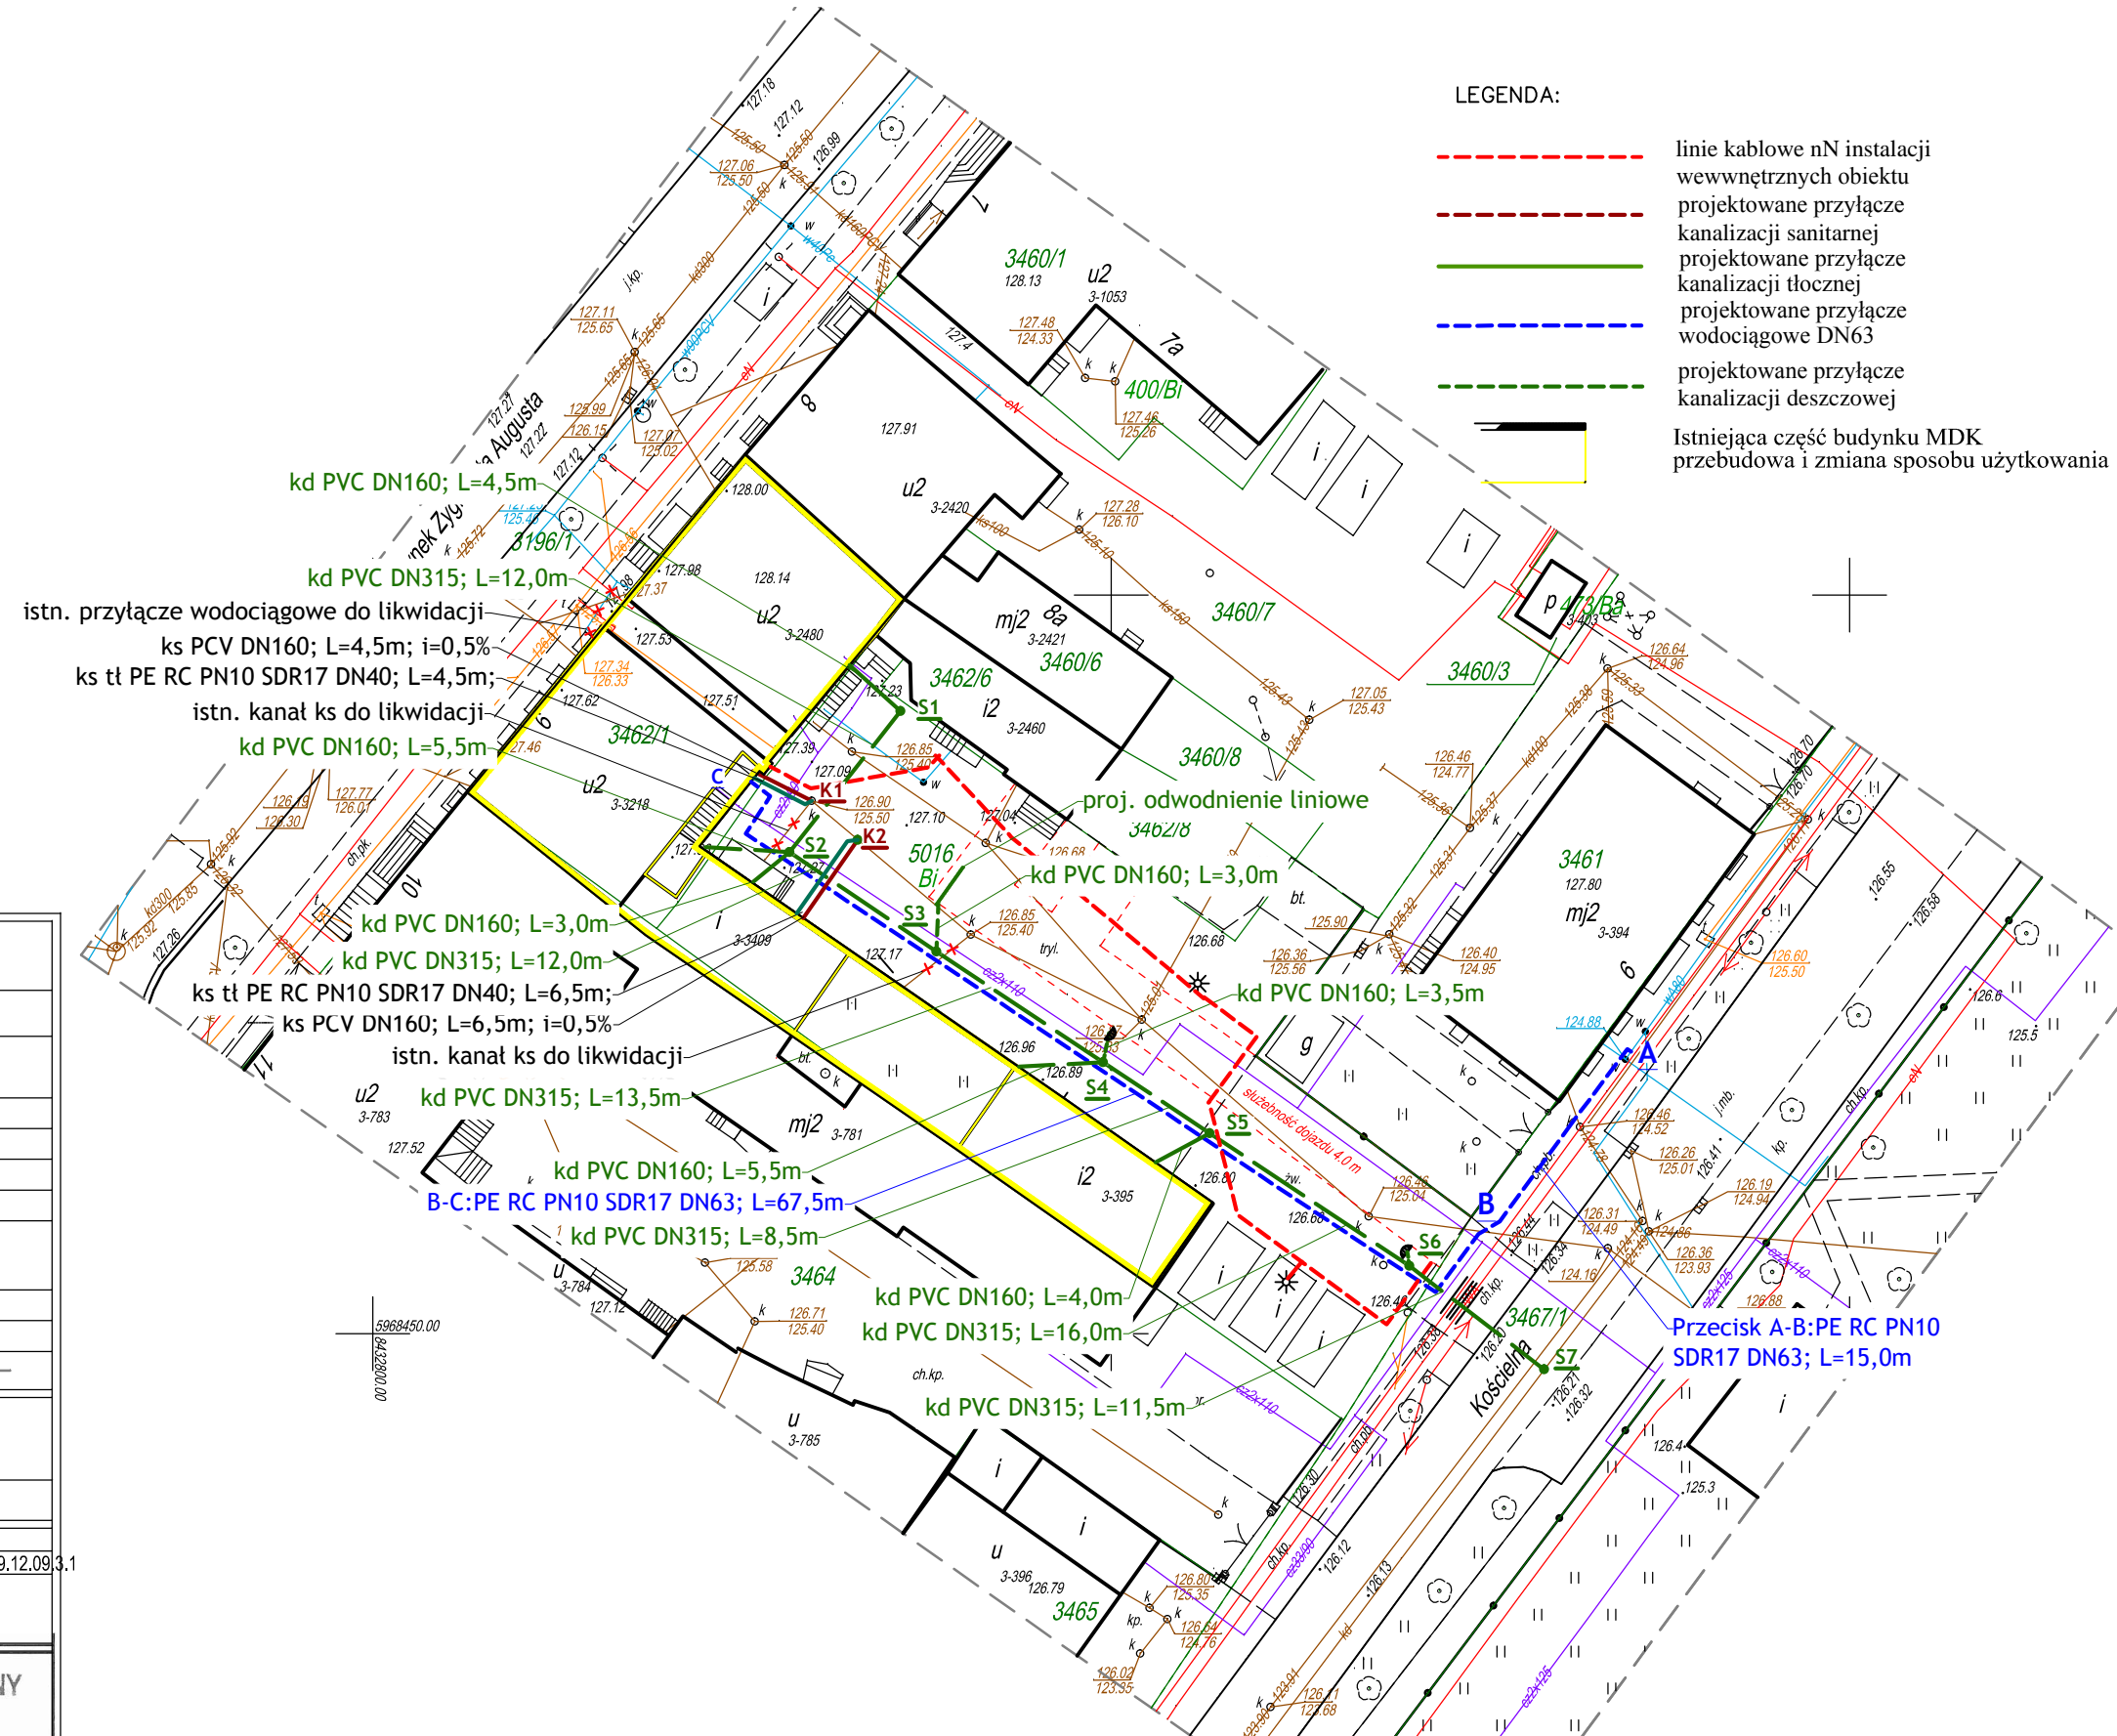

kd PVC DN160; L=4,5m
 kd PVC DN315; L=12,0m
 istn. przyłącze wodociągowe do likwidacji
 ks PCV DN160; L=4,5m; i=0,5%
 ks tł PE RC PN10 SDR17 DN40; L=4,5m;
 istn. kanał ks do likwidacji
 kd PVC DN160; L=5,5m

kd PVC DN160; L=3,0m
 kd PVC DN315; L=12,0m
 ks tł PE RC PN10 SDR17 DN40; L=6,5m;
 ks PCV DN160; L=6,5m; i=0,5%
 istn. kanał ks do likwidacji
 kd PVC DN315; L=13,5m

kd PVC DN160; L=5,5m
 B-C-PE RC PN10 SDR17 DN63; L=67,5m
 kd PVC DN315; L=8,5m
 kd PVC DN160; L=4,0m
 kd PVC DN315; L=16,0m
 kd PVC DN315; L=11,5m

Przecisk A-B: PE RC PN10 SDR17 DN63; L=15,0m

MAPA DO CELÓW PROJEKTOWYCH		
Oznaczenie kancelaryjne zgłoszenia pracy geodezyjnej		L. ks. rob. 332/2016 GK.6640.1062.2016
OBIEKT		dziłka nr 5016
Jednostka ewidencyjna	identyfikator	200101_1
	nazwa	m. AUGUSTÓW
Obręb ewidencyjny	identyfikator	0003
	nazwa	m. AUGUSTÓW
SKALA MAPY		1 : 500
Nazwa układu współrzędnych	prostokątnych płaskich	2000/24
	wysokościowych	Kronstadt 86
Oznaczenie granic obszaru, który był przedmiotem aktualizacji		
Służebności gruntowe mające wpływ na zagospodarowanie gruntów, zlokalizowanych w granicach projektowanej inwestycji		
Kontur użytku gruntowego, który nie jest ujawniony w bazie danych ewidencji gruntów i budynków		
Mapa aktualna na dzień		21.09.2016r.
Arkusz mapy zasadniczej:		8.209.12.08.4.2, 8.209.12.09.1.3, 8.209.12.09.3.1
Nie wyklucza się istnienia w terenie innych urządzeń podziemnych, które nie były zgłoszone do inwentaryzacji powykonawczej		
Przedsiębiorstwo GEO-TRANS Dariusz Tomkiewicz 16-300 Augustów, ul. 3-go Maja 56 NIP 846-100-81-56 REGON 790183885 tel. 037 643 54 92		GEODETA UPRAWNIONY 21.09.2016r. Dariusz Tomkiewicz 13166 Imię i nazwisko, nr uprawnień oraz data i podpis geodety uprawnionego, który opracował mapę

Poświadczam, że niniejszy dokument został opracowany w wyniku prac geodezyjnych i kartograficznych, których rezultaty zawiera operat techniczny wpisany do ewidencji materiałów państwowego zasobu geodezyjnego i kartograficznego	
Organ prowadzący państwowy zasób geodezyjny i kartograficzny	STAROSTA AUGUSTOWSKI
identyfikator ewidencyjny materiału zasobu - operatu technicznego	P.2001.2016.970
Data wpisania operatu technicznego do ewidencji materiałów zasobu	22 WRZ 2016
Imię, nazwisko i podpis osoby reprezentującej organ	GŁÓWNY SPECJALISTA

mgr inż. Malina Granacka

		www.san-system.com.pl e-mail: biuro@san-system.com.pl	
Wykonawca:	OBIEKT:	Rozbudowa i przebudowa budynku MDK w Augustowie.	
SAN- SYSTEM ul. Mazurska 30 19-400 Olecko	INWESTOR:	Gmina Miasto Augustów, ul. 3 Maja 60, 16-300 Augustów	
	TEMAT:	Projekt zagospodarowania terenu	
	Imię i Nazwisko	Nr uprawnień	Data
Projektant	mgr inż. Karol Brodowski	WAM/0076/POOS/04	listopad 2016r.
Sprawdzający	mgr inż. Diana Bielewicz-Fałęcka	WAM/0164/PWOS/12	listopad 2016r.
Asystent projektanta	mgr inż. Marlena Greś		listopad 2016r.
			Skala 1:500
			Nr rys. 1
			Podpis